

Ministero dell'Istruzione, dell'Università e della Ricerca
Regione Siciliana

ASSESSORATO REGIONALE DELL'ISTRUZIONE E DELLA FORMAZIONE PROFESSIONALE
 DIPARTIMENTO REGIONALE DELL'ISTRUZIONE, DELL'UNIVERSITÀ E DEL DIRITTO ALLO STUDIO

SERVIZIO XI - EDILIZIA SCOLASTICA ED UNIVERSITARIA

Comune di Partanna
 Libero consorzio comunale di Trapani

OGGETTO: "Intervento di riqualificazione dell'edificio scolastico I.C.S. "Rita Levi Montalcini" di via Trieste n.11 ai fini dell'efficiamento energetico, messa in sicurezza, adeguamento di tutti gli impianti ai fini dell'agibilità Edificio Scuola Media Denominato Amedeo di Savoia Aosta

ELABORATI:

- N.01 - Relazione Generale
- N.02 - Relazione Tecnica Specialistica legge 10/ 1991 e s.m.i.
- N.03 - Relazione Tecnica Specialistica opere edili
- N.04 - Relazione Tecnica Specialistica impianti meccanici, elettrici e speciali
- N.05 - Inquadramento Planimetrico Urbanistico
- N.06 - Pianta Piano Seminterrato - Riqualificazione involucro e Compartimentazione REI
- N.07 - Pianta Piano Terra - Riqualificazione involucro e Compartimentazione REI
- N.08 - Pianta Piano Primo - Riqualificazione involucro e Compartimentazione REI
- N.09 - Pianta delle Coperture - Riqualificazione involucro
- N.10 - Pianta Piano Seminterrato - Controsoffitti
- N.11 - Pianta Piano Terra - Controsoffitti
- N.12 - Pianta Piano Primo - Controsoffitti
- N.13 - Pianta Piano Seminterrato - Distribuzione e illuminazione ordinaria e di emergenza
- N.14 - Pianta Piano Terra - Distribuzione e illuminazione ordinaria e di emergenza
- N.15 - Pianta Piano Primo - Distribuzione e illuminazione ordinaria e di emergenza
- N.16 - Pianta Piano Copertura - Distribuzione e Utenserie elettriche e speciali
- N.17 - Pianta Piano Seminterrato - Utenserie elettriche e speciali
- N.18 - Pianta Piano Terra - Utenserie elettriche e speciali
- N.19 - Pianta Piano Primo - Utenserie elettriche e speciali
- N.20 - Pianta Piano Seminterrato - Impianto Aeraulico e Distribuzione canali
- N.21 - Pianta Piano Terra - Impianto Aeraulico e Distribuzione canali
- N.22 - Pianta Piano Primo - Impianto Aeraulico e Distribuzione canali
- N.23 - Pianta Piano Copertura - Impianto Aeraulico e Distribuzione canali
- N.24 - Schemi idraulici e di regolazione Impianto di condizionamento
- N.25 - Pianta Piano Seminterrato - Circuiti idraulici impianto di condizionamento
- N.26 - Pianta Piano Copertura - Circuiti idraulici impianto di condizionamento
- N.27 - Schema idraulico impianto di riscaldamento a soffitto
- N.28 - Pianta Piano Seminterrato - Impianto di Riscaldamento a Soffitto
- N.29 - Pianta Piano Terra - Impianto di Riscaldamento a Soffitto
- N.30 - Pianta Piano Primo - Impianto di Riscaldamento a Soffitto
- N.31 - Pianta Piano Seminterrato - Impianto di produzione acqua calda sanitaria
- N.32 - Pianta Piano Terra - Impianto di produzione acqua calda sanitaria
- N.33 - Pianta Piano Primo - Impianto di produzione acqua calda sanitaria
- N.34 - Pianta Piano Seminterrato - Impianto idrico Antincendio e Compartimentazione REI
- N.35 - Pianta Piano Terra - Impianto idrico Antincendio e Compartimentazione REI
- N.36 - Pianta Piano Primo - Impianto idrico Antincendio e Compartimentazione REI
- N.37 - Schemi elettrici unifilari di potenza e Calcoli Impianti Elettrici
- N.38 - Calcolo Impianto Illuminotecnico
- N.39 - Calcolo Impianto Aeraulico
- N.40 - Calcolo Impianto Riscaldamento Radiante
- N.41 - Computo Metrico Estimativo e quadro economico
- N.42 - Incidenza Manodopera
- N.43 - Elenco prezzi unitari
- N.44 - Analisi dei prezzi
- N.45 - Oneri della sicurezza
- N.46 - Piano di Sicurezza e di coordinamento e fascicolo dell'opera
- N.47 - Piano di Manutenzione dell'opera e delle sue parti
- N.48 - Cronoprogramma
- N.49 - Schema di contratto e Capitolato Speciale d'Appalto

APPROVAZIONI

Il sottoscritto, nella qualità di Responsabile Unico del Procedimento, attesta la validazione del presente progetto, ai sensi degli artt. 52, 53, 54 e 55 del D.P.R. 2071/2010, ed esprime parere favorevole ai sensi dell'art. 5 della Legge Regionale n° 12 del 2011 ed art. 26 comma 3 del D.Lgs. 50/2016 ss.mm.ii. Partanna li 26 / 06 / 2020



Il R.U.P.
 (Geom. Angelo Secchia)

I PROGETTISTI

Arch. Giovanni Calderone

Ing. Nino Pisciotta

Partanna Luglio 2020

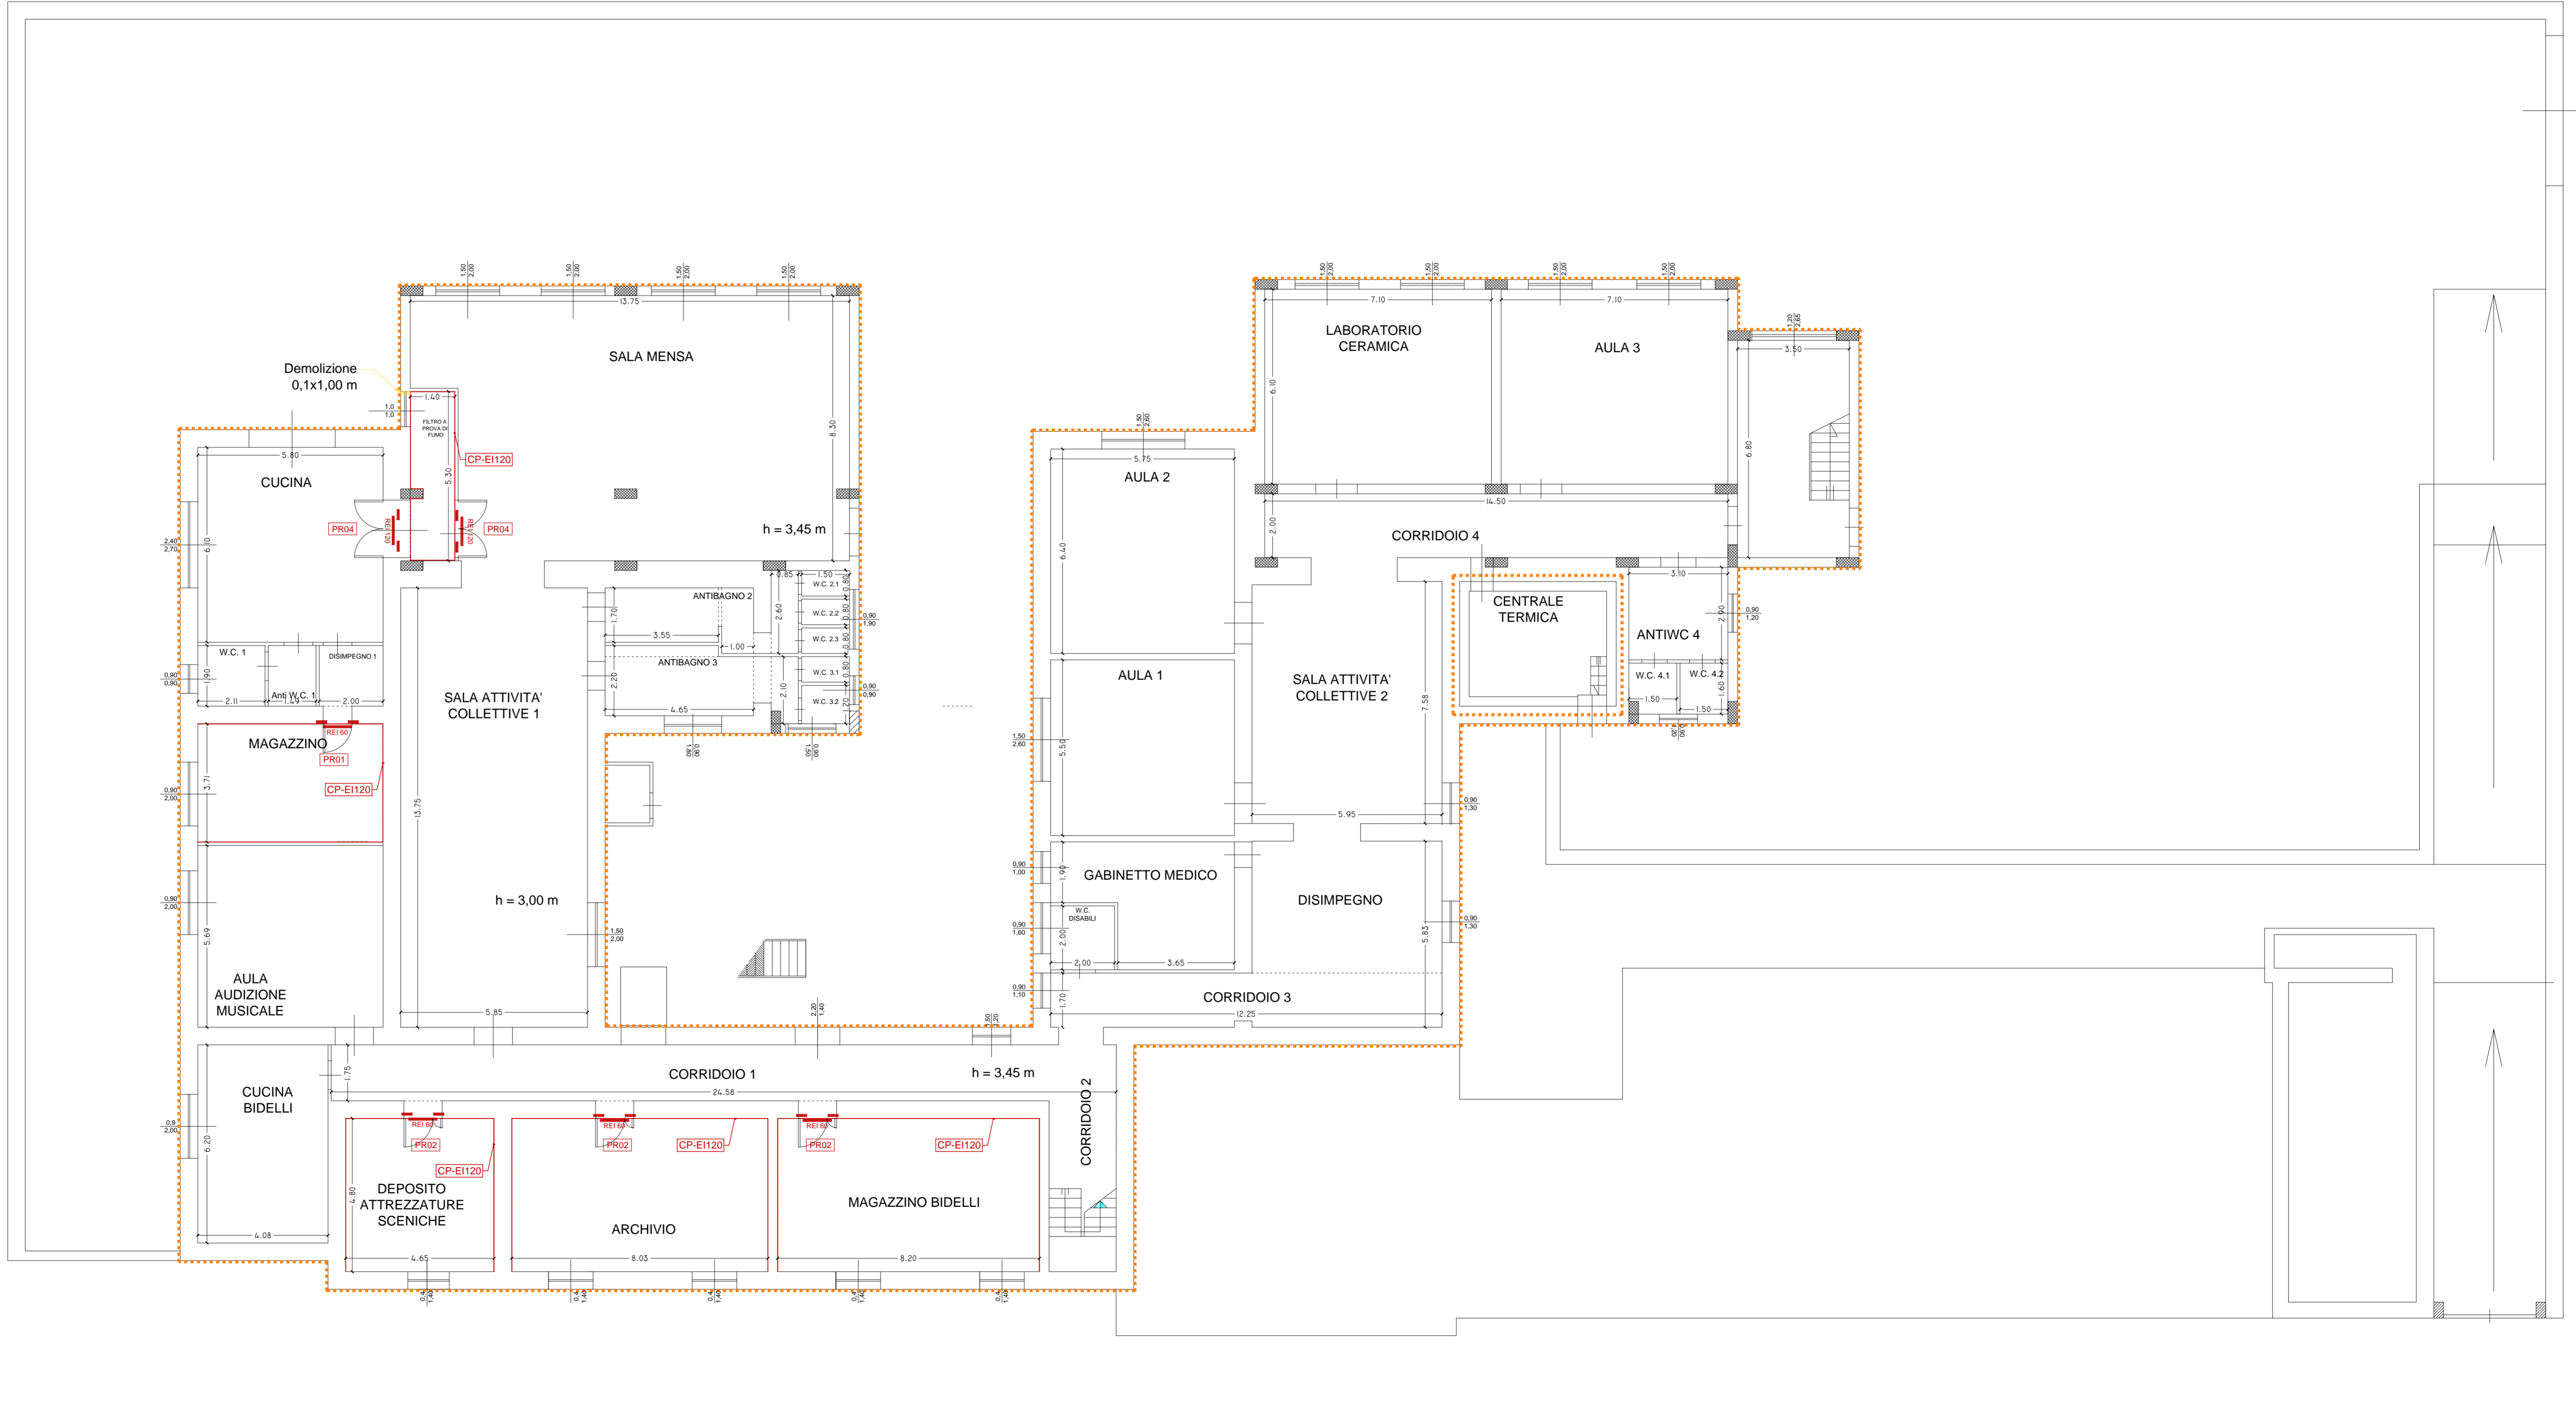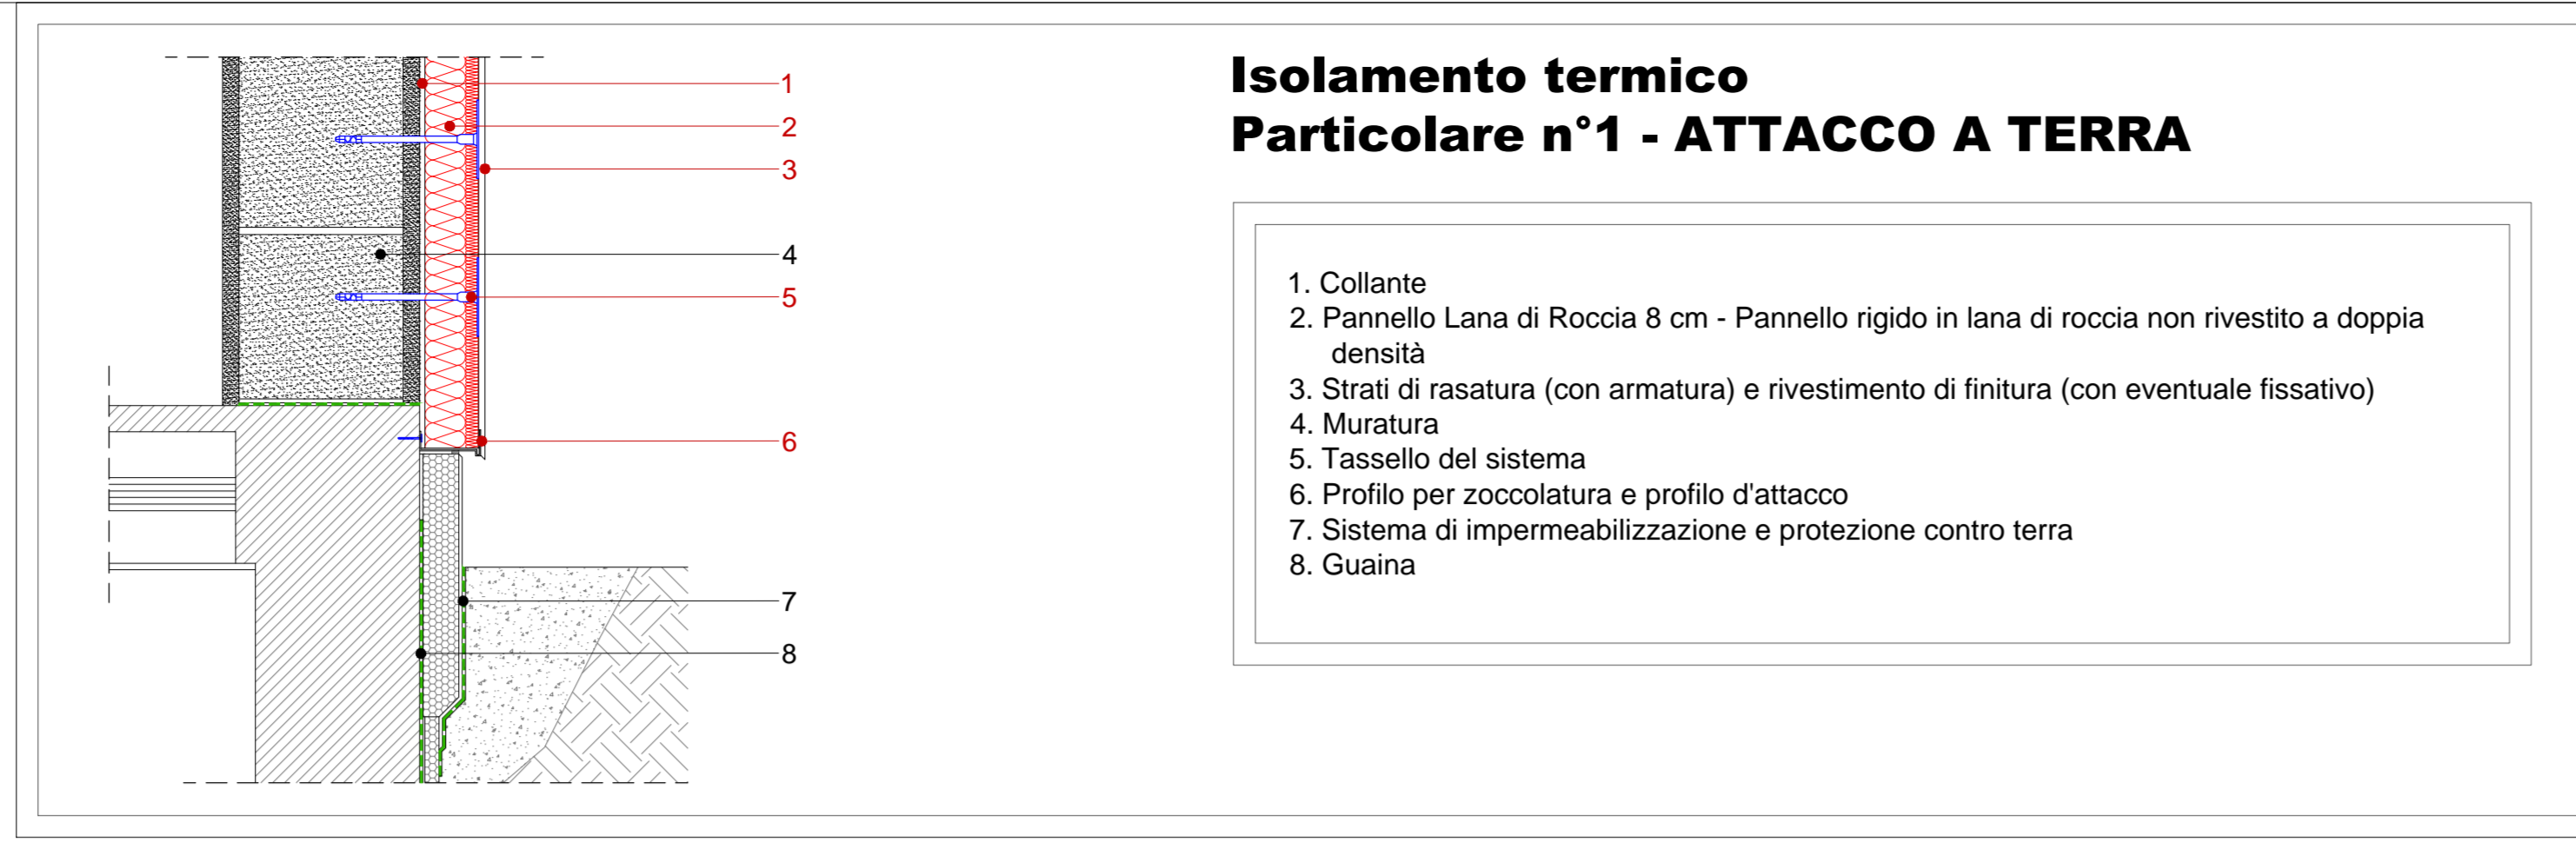

PIANTA PIANO SEMINTERRATO_SCALE 1:100

